


RZUT PARTERU

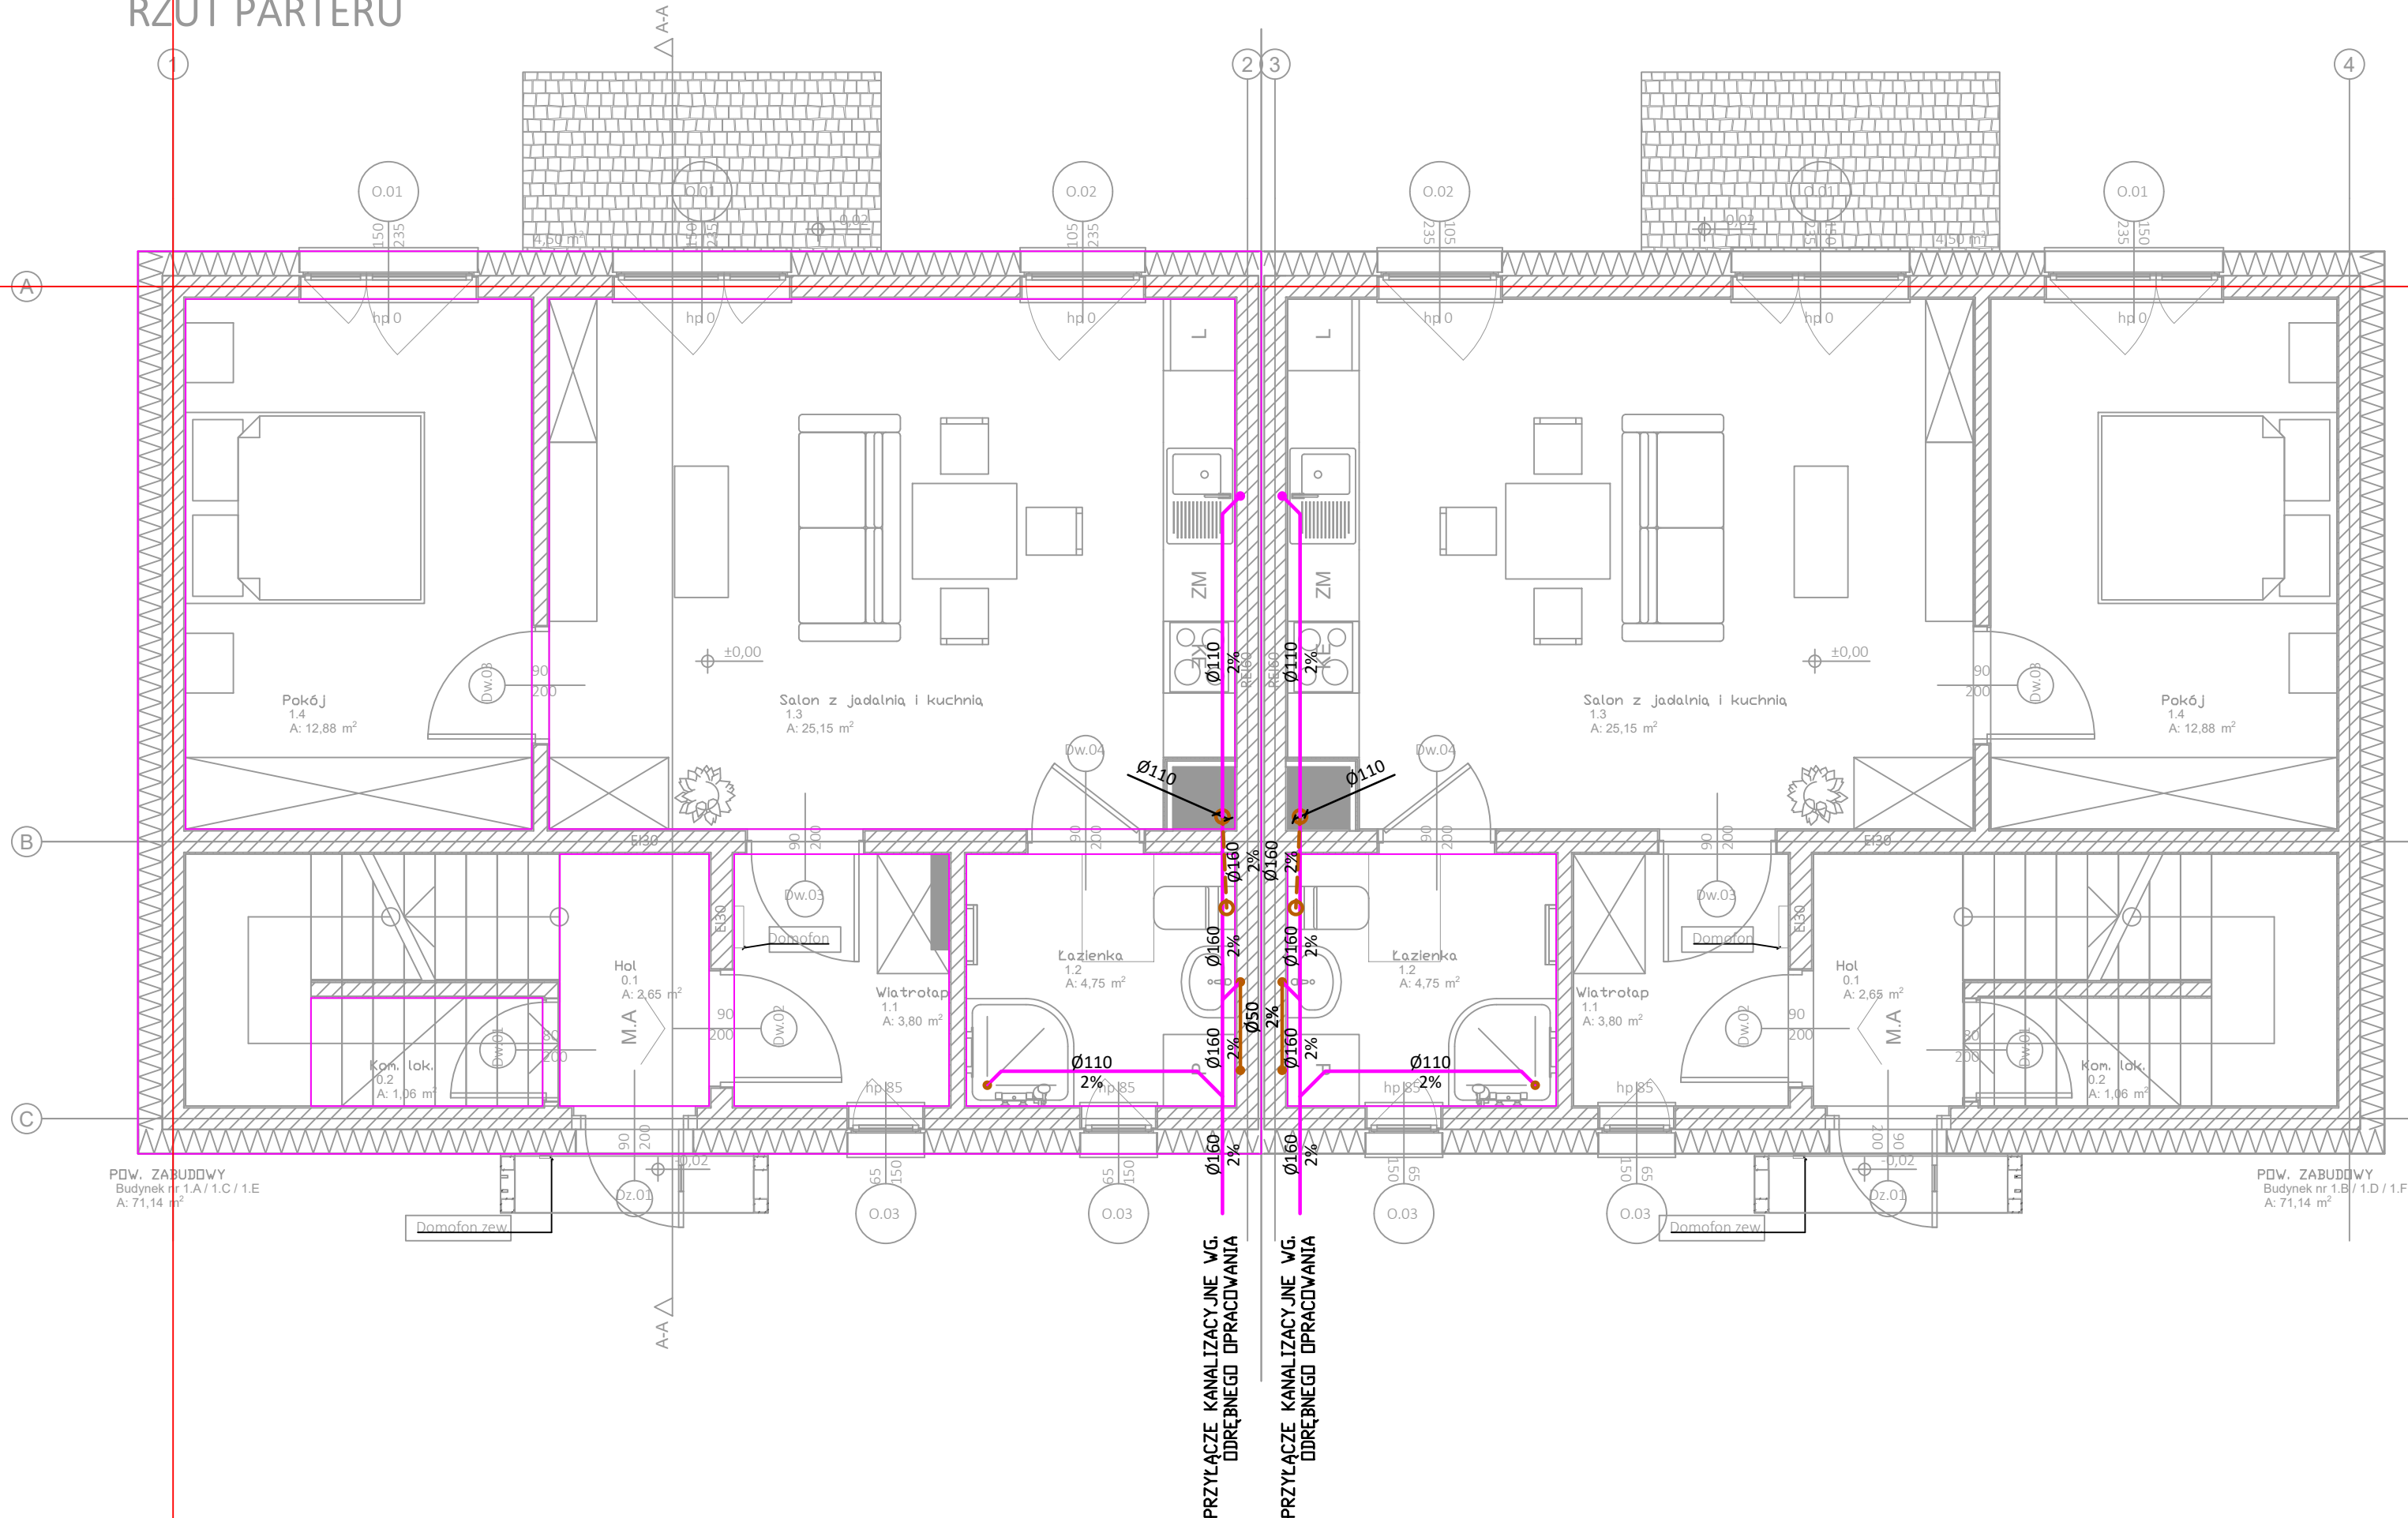

- LEGENDA
- kanalizacja sanitarna podposadzkowa
  - kanalizacja sanitarna
  - kanalizacja sanitarna pod stropem
  - Ø110 średnica rurociągu
  - 2% spadek rurociągu



RISER Sp. z o.o.  
ul. Inwalidów Wojennych 8  
43 - 603 Jaworzno  
KRS 0000242469  
NIP: 632-18-93-938  
REGON: 240153568

TEMAT PROJEKTU:	Projekt budowy zespołu budynków mieszkalnych jednorodzinnych dwulokalowych		
TEMAT RYSUNKU:	RZUT PRZYZIEMIA - INSTALACJA KANALIZACJI SANITARNEJ BUDYNEK - TYP I		
ADRES INWESTYCJI:	Działki nr 1258/5, 1258/6 w ok. ul. Myśliwca, Staniszcze Małe, gm. Kolonowskie, powiat strzelecki		
INWESTOR:	SIM SŁĄSK PÓŁNOC Sp z o.o. ul. Pasieczna 2, 42-700 Lubliniec		
PROJEKTANT:	mgr inż. Michałina Zachariasz-Rusinek upr. nr SLK/9322/PWBS/20		

NR PROJ. PRO035	DATA OPRACOWANIA 06.08.2024	SKALA: 1:50	NR RYS. KS1
-----------------	-----------------------------	-------------	-------------

PROJEKT JEST WŁASNOŚCIĄ RISER Sp. z o.o. I OBIĘTY JEST PRAWEM AUTORSKIM.